

- グループ番号
- VVR-F-2C
  - VVRSP-2C
  - VVRSP-2C
  - VVR-F-2C
  - VVR-F-2C
  - VVRSP-2C
  - VVR-F-2C
  - VVRSP-2C
  - VVR-F-2C
  - VVRSP-2C
  - LV-SC (L43)

- グループ番号
- VVRSP-2C
  - VVRSP-2C
  - LV-SC (L43)

- プラズマ管外周
- IH6-1001X X11
  - IH7-1501X X 4
  - IK-851X X 6
  - FU7-131X X13

- EPS
- FD-402 X 2
- 男子便所 (8)
- FA-401 X 2
  - F03-271 X 6
  - IH5-001 X 3

- 女子便所 (8)
- FA-401 X 2
  - F03-271 X 6
  - IH5-001 X 3

- 身障者便所 (13)
- F03-271 X 3

- 機械室 (5)
- FD-402 X 4
  - FE-401 X 2

- パネル室・パネル機室・制御室
- F03-271 X88
  - HG3-1001WX28

- メンテナンス室
- FE-401 X 2

- アラーム装置 (3)
- FC-201 X 1

- 脱衣室 (2)
- F03-271 X 6

- 脱衣室
- FC-402 X 4
  - F04-271 X 2

- レストラン
- FA-401 X16
  - FA-201 X 1
  - F04-271 X55

- サブアリーナ
- HG2-4002X84

- 男子便所 (8)
- FA-402 X 2
  - F03-271 X 5
  - F03-181 X 2

- 女子便所 (8)
- FA-402 X 2
  - F03-271 X 4
  - F03-181 X 2

- 身障者便所 (12)
- F03-271 X 3

- 男子ロッカー室 (6)
- FA-401 X 2
  - FH-402 X 3
  - FP-271YX 3

- 女子ロッカー室 (6)
- FA-401 X 2
  - FH-402 X 3
  - FP-271YX 3

- 身障者更衣室 (3)
- FH-202 X 1

- 身障者更衣室 (4)
- FH-202 X 1

- 前室 (6)
- F03-271 X 6

- 前室 (4)
- F03-271 X30

- 脱衣室 (2)
- FC-402 X 9

- 脱衣室 (5)
- FH-402 X 2
- 機械室 (4)
- FE-401 X 5
- 前室 (6)
- F03-271 X 6
- ホール (4)
- F03-271 X48
  - F04-181 X 1


(収束) 交野市総合体育施設新築工事  
電気設備工事  
電灯 2階平面図 (1)

設計事務所  
株式会社  
東垣建設事務所  
大阪 東京 名古屋 九州  
IOMATA ARCHITECTS & ENGINEERS, INC.

縮尺 1/200

平成 年 月 日  
第 号 1995301

E-09

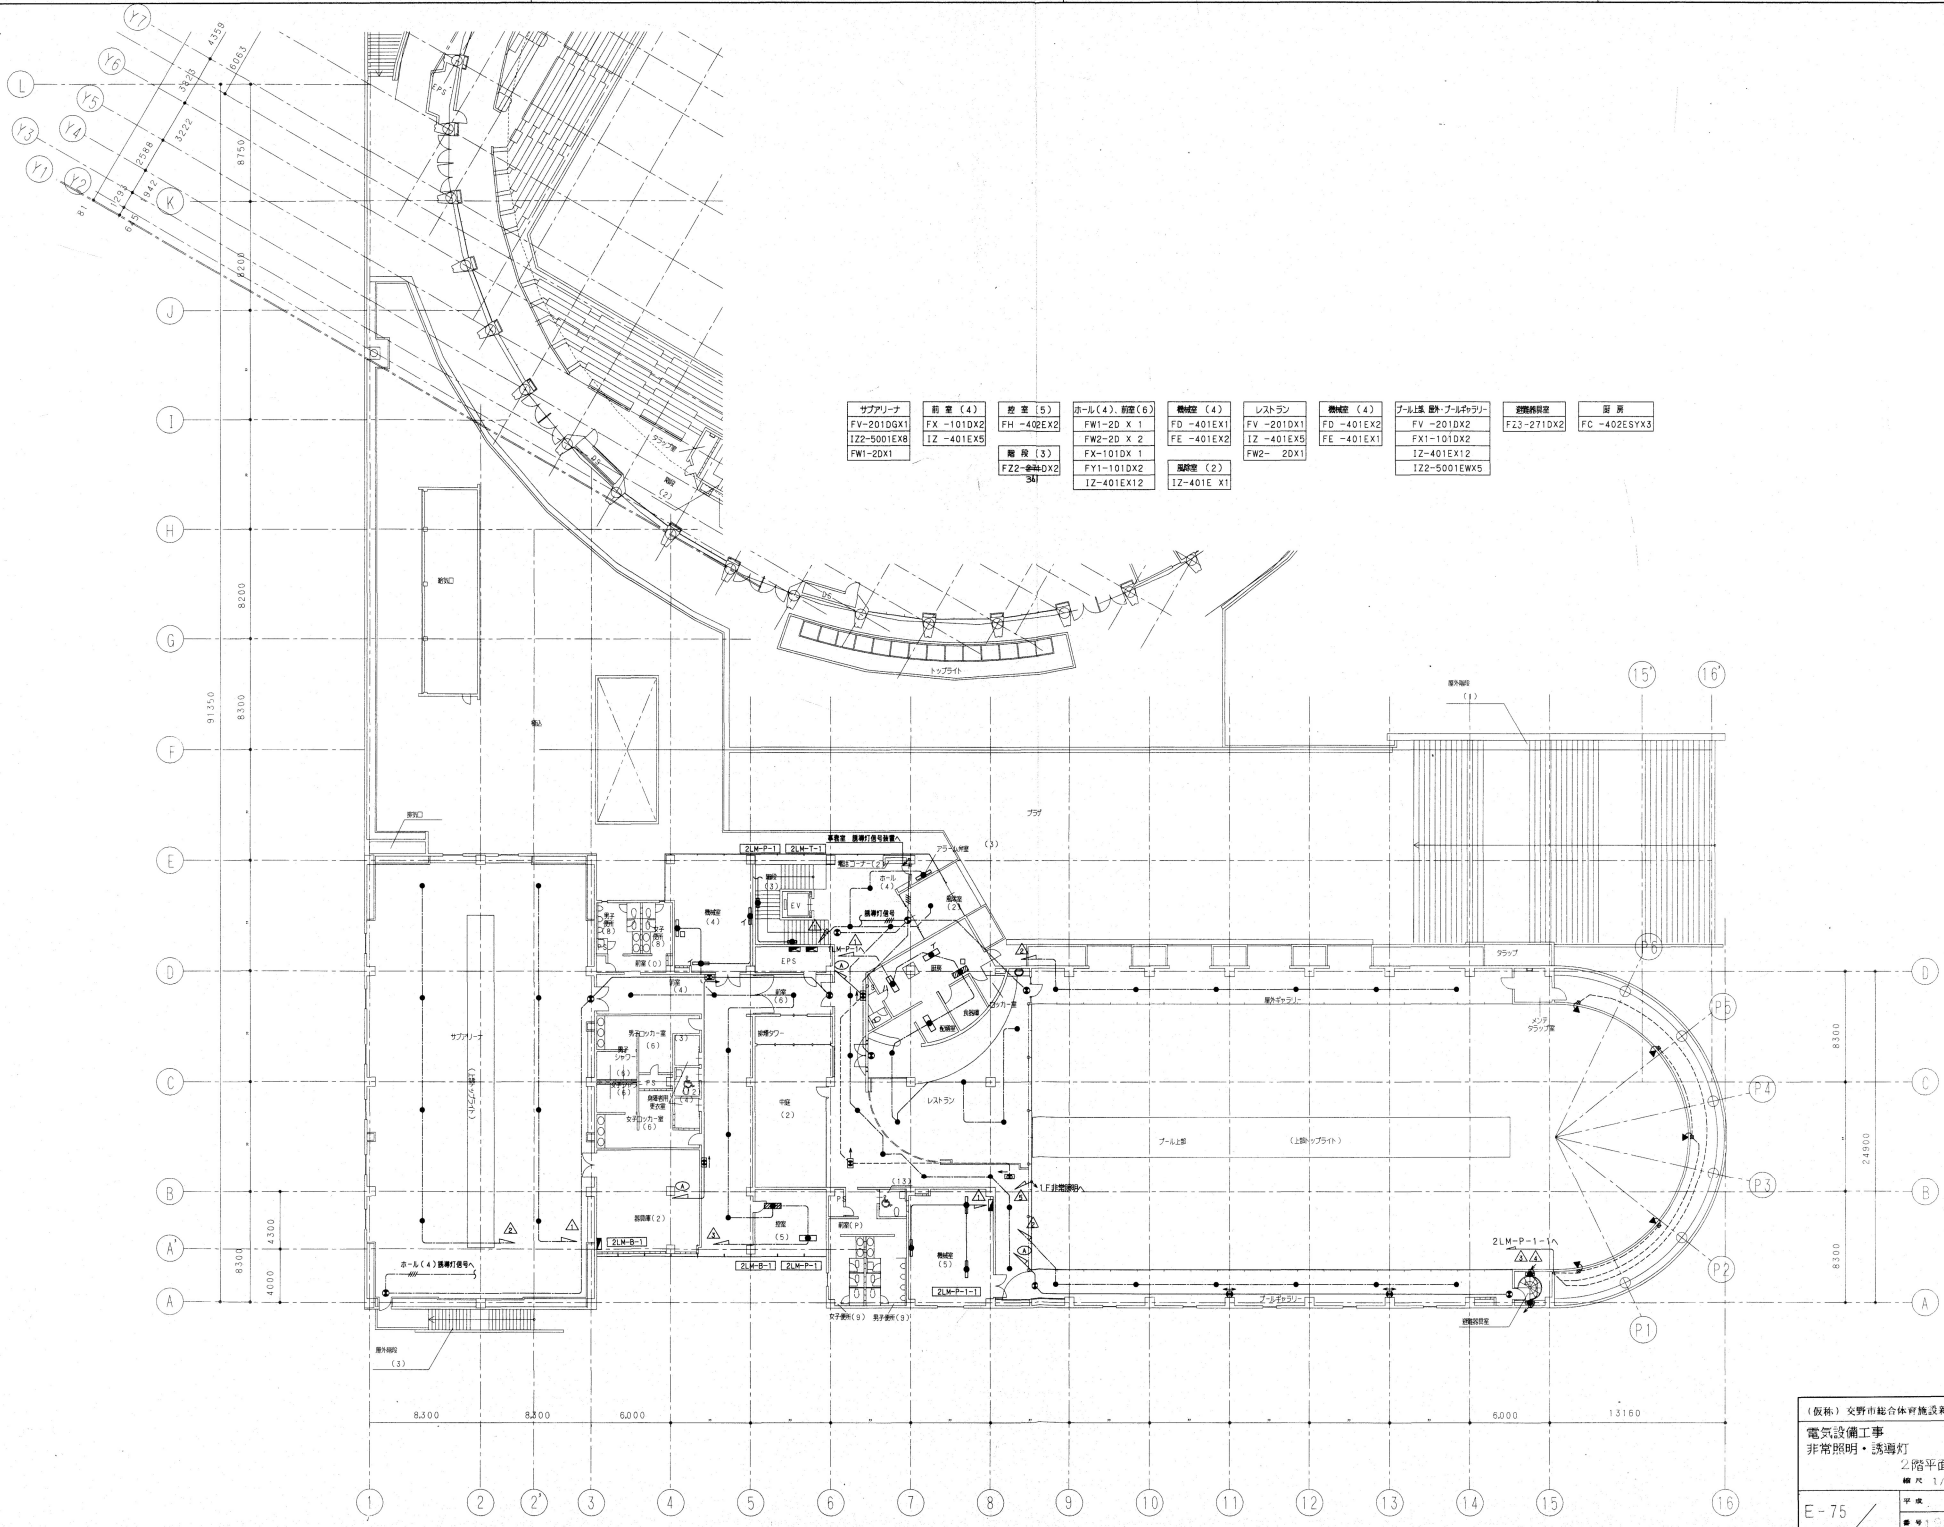


サブアリーナ FV-201DGX1 I2Z-5001EXB FW1-2DX1	前室 (4) FX-101DX2 I2Z-401EXB	控室 (5) FH-402EX2 I2Z-401EXB F22-404GX2 3A1	ホール (4) 前室 (6) FW1-2D X 1 FW2-2D X 2 FX-101DX 1 FY1-101DX2 I2Z-401EX12	機械室 (4) FD-401EX1 FE-401EX2 I2-401EXB FW2-2DX1 漏洩室 (2) I2-401E X1	レストラン FV-201DX1 I2-401EXB FW2-2DX1	機械室 (4) FD-401EX2 FE-401EX1	プール上部・プール下部 FV-201DX2 FX1-101DX2 I2-401EX12 I2Z-5001EXB	照明器具 FZ3-271DX2	器具 FC-402ESYX3
---	-----------------------------------	--	---	---	---	-----------------------------------	---	--------------------	-------------------

(仮称) 安野市総合体育施設新築工事  
電気設備工事  
非常照明・誘導灯  
2階平面図 (1)  
縮尺 1/200

設計監理  
株式会社  
東畑建築事務所  
大阪 東京 名古屋 九州  
TOMARI ARCHITECTS & ENGINEERS, INC.

作成  
一般職工  
E-75  
100000000



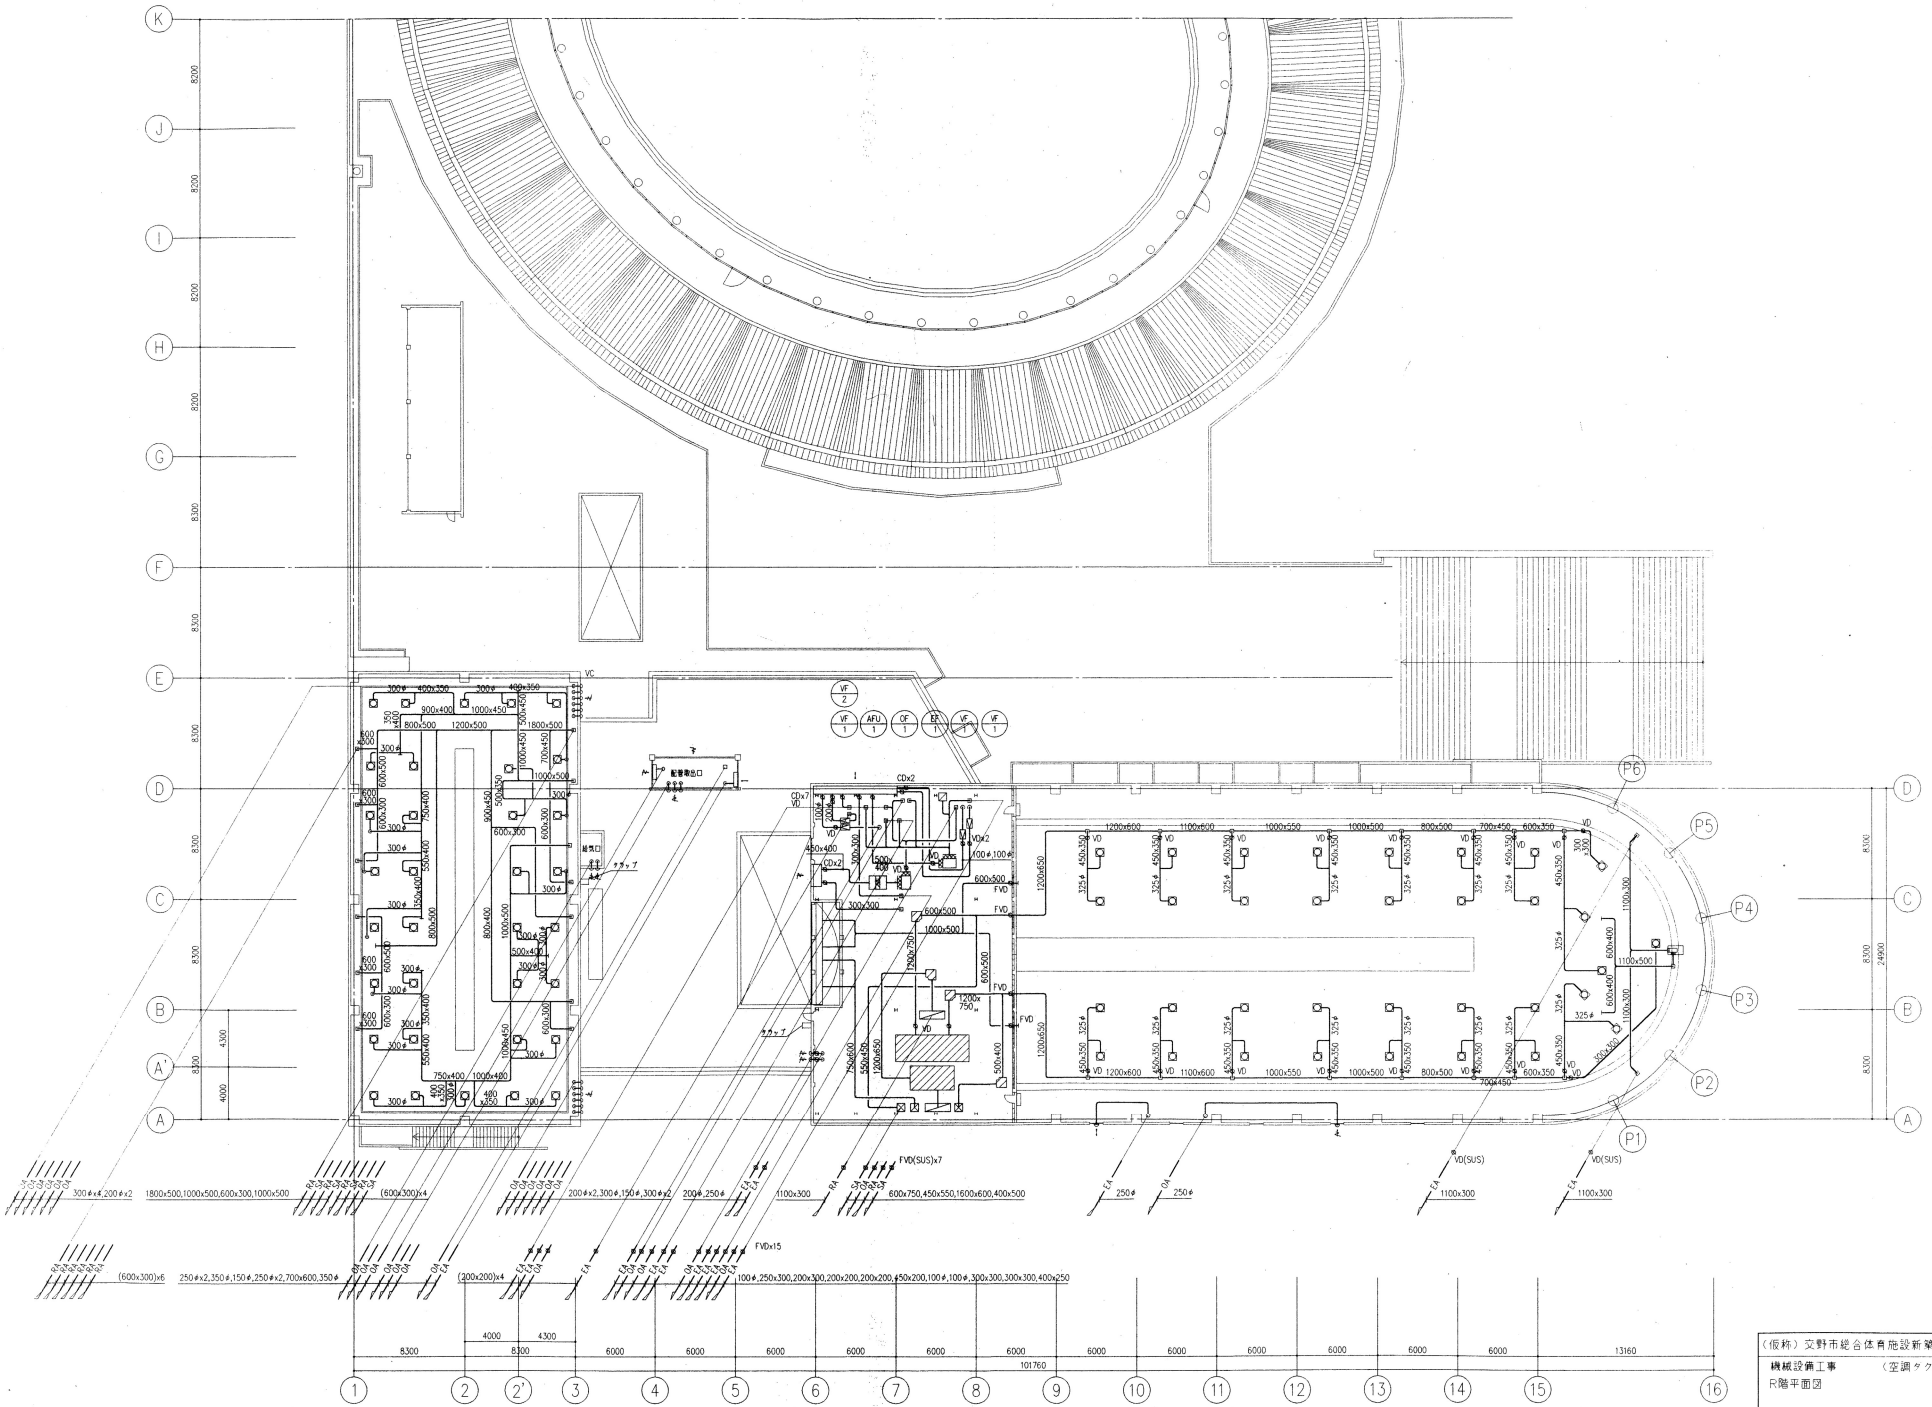

竣工図

(仮称) 交野市総合体育施設新築工事		設計監理
機械設備工事 (空調タクト)		株式会社
R階平面図		東畑建築事務所
		大阪府大阪市東淀川区
縮尺	1/200	東畑建築事務所
平図		東畑建築事務所
M-59		東畑建築事務所
製	1995.3.01	